


|     |     |     |     |     |     |     |
|-----|-----|-----|-----|-----|-----|-----|
| 工艺  | 暖通  | 给排水 | 电气  | 暖通  | 给排水 | 电气  |
| 年月日 | 年月日 | 年月日 | 年月日 | 年月日 | 年月日 | 年月日 |

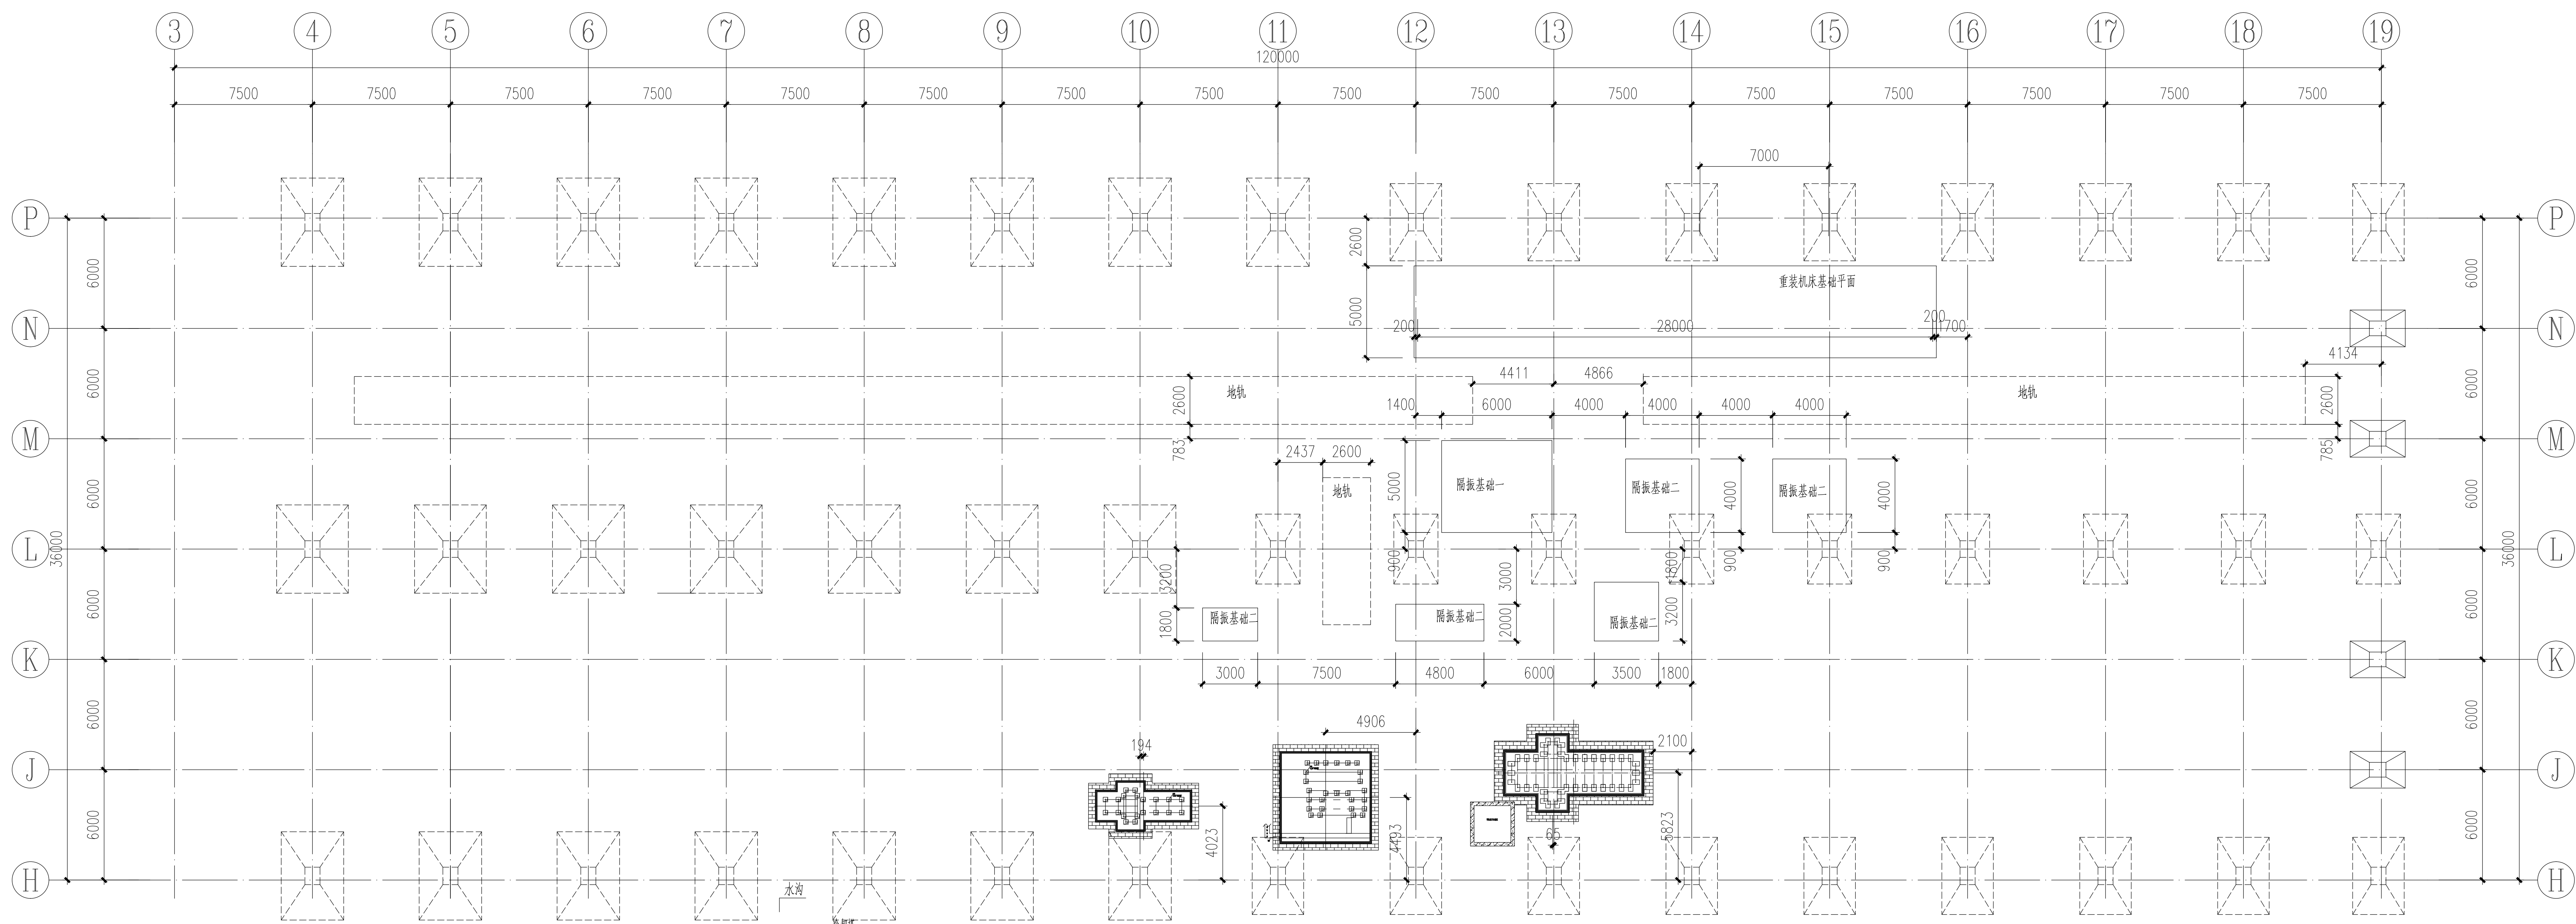

设备基础平面布置图  
设备定位需经过厂家确认后方可施工

**中机第一设计研究院有限公司**  
 First Design and Research Institute MI China Co., Ltd.  
 工程设计证书  
 编号: A134004086  
 工程咨询证书  
 工咨甲21420070007

附注  
NOTES

出图签章  
DRAWING SIGNATURE

执业签章  
PROFESSIONAL SIGNATURE

施工图审查单位:  
INSPECTION UNIT OF CONSTRUCTION DRAWINGS

施工图审查合格书编号:  
CERTIFICATE NUMBER FOR EXAMINATION OF CONSTRUCTION DRAWINGS

本图附加章未经出图签章、执业签章, 否则一律无效  
THIS DRAWING IS VALID ONLY WITH THE SIGNATURE OF THE DESIGNER AND THE REGISTERED ENGINEER.

工程名称:  
PROJECT NAME  
机械科学研究总院海西分院  
恒通同

建设单位:  
CLIENT  
机械科学研究总院海西分院

|       |     |
|-------|-----|
| 审定    | 王江华 |
| 工程负责人 | 周平  |
| 专业负责人 | 周平  |
| 审核    | 王江华 |
| 校对    | 刘剑福 |
| 设计    | 陈书田 |
| 制图    | 陈书田 |

图名  
NAME OF DRAWING  
设备基础平面布置图

|      |               |
|------|---------------|
| 工程编号 | 海西            |
| 图号   | 海西-GA01-105   |
| 图别   | 结施            |
| 版次   | 第一版           |
| 比例   | 日期 2023.09.19 |